


KOORDINAČNÍ SITUACE
km 1,260 – 1,740
1:500

OBJEKTY POZEMNÍCH KOMUNIKACÍ
SO 101 – Rekonstrukce komunikace II/284
SO 201 – Most ev. č. 284–036

VODOHOSPODÁŘSKÉ OBJEKTY
SO 331 – Ochrana kanalizace
SO 341 – Ochrana vodovodu

ELEKTRO A SDĚLOVACÍ OBJEKTY
SO 431 – Ochrana NN vedení
SO 461 – Ochrana metalických vedení

OBJEKTY TRUBNÍCH VEDENI
SO 521 – Ochrana STL plynovodu

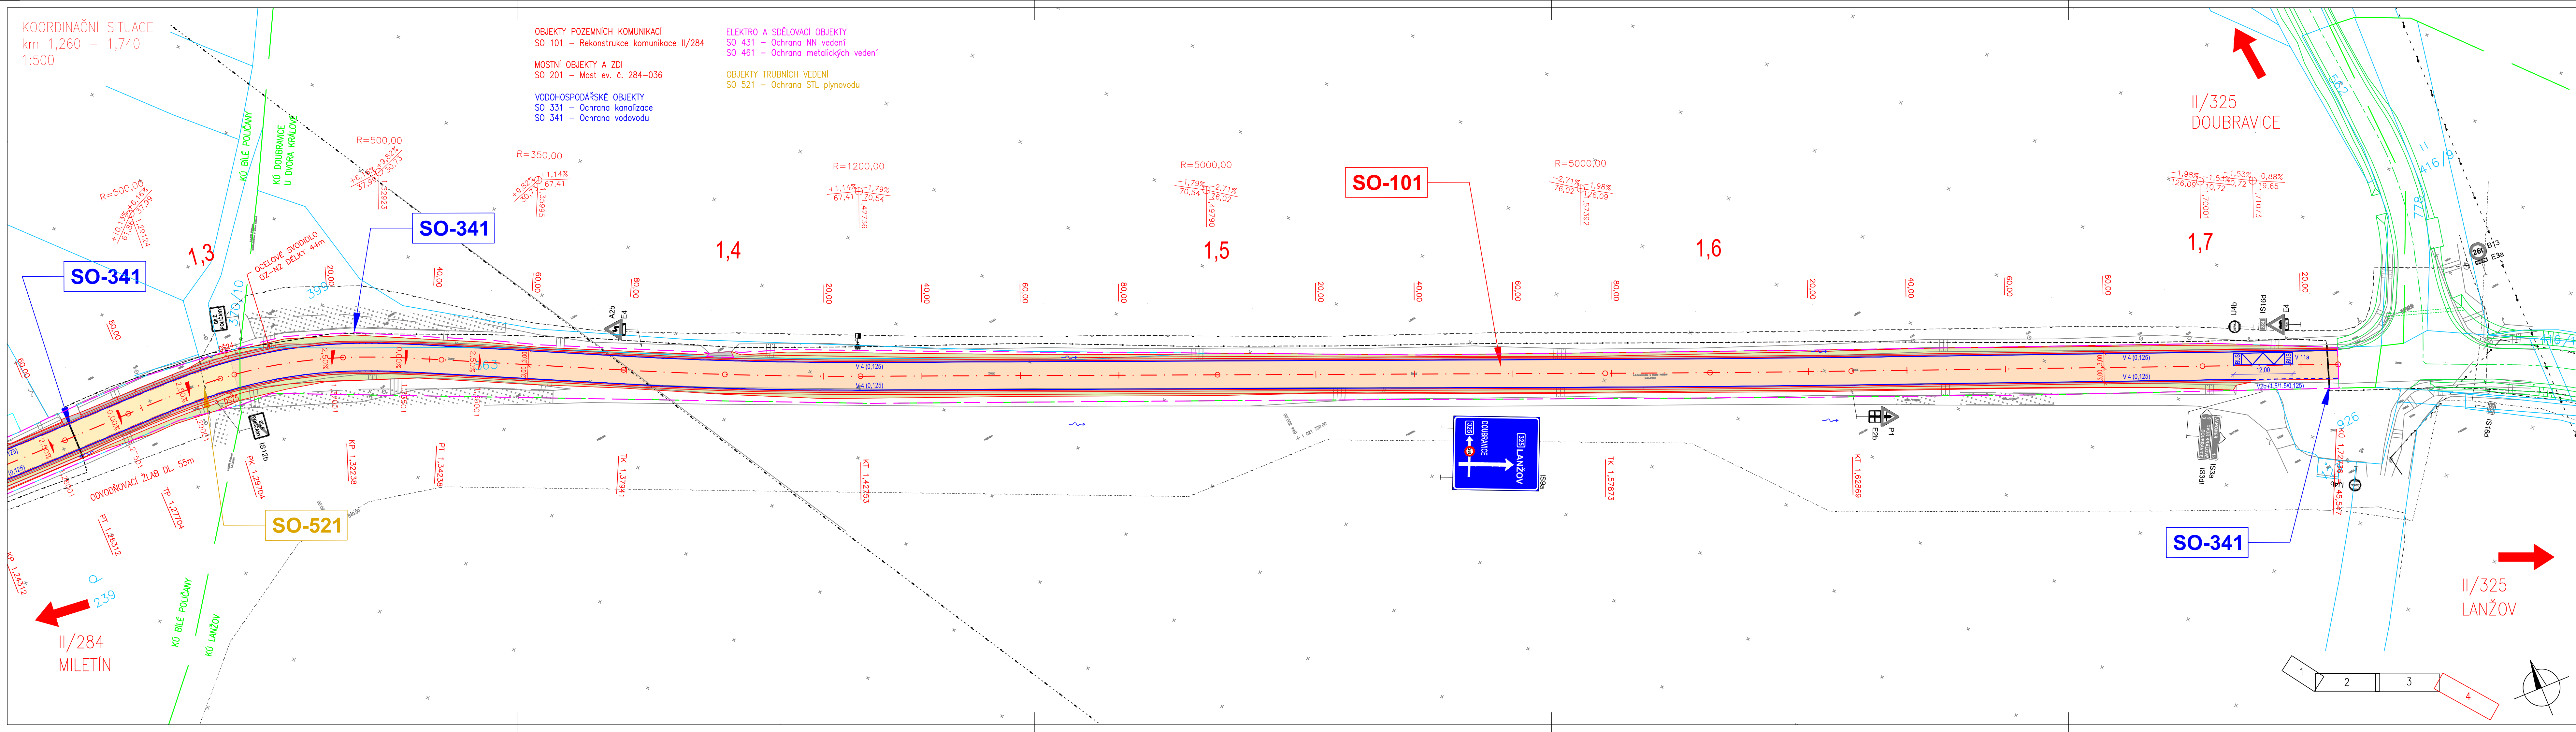

Legenda:

	Asfaltová vozovka		Hrany stavby		stávající sítě
	Asfaltová vozovka na mostech		Zaměření skutečného stavu		elektro NN nadzemní
	Asfaltová vozovka - recyklace		Katastrální mapa		elektro NN podzemní
	Nezpevněná krajnice		Hranice KU		elektro VN nadzemní
	Zeleň		Drenáž		elektro VN podzemní
	Odvodňovací žlab		Trvalý zábor do 1 roku		elektro VO
	Odvodňovací žlab - z dlažby		Související stavba		kanalizace optický kabel nezaměřený
	Nástupní plocha BUS		Uliční vpust		metalický kabel nezaměřený
			Drenážní šachta		plynovod NTL
					metalický kabel nezaměřený
					plynovod STL
					plynovod VTL
					SEK neprovozované
					SEK s NN
					vodovod
					kanalizace dešťová

REVIZE:	PŘEDMĚT ZMĚNY:	VYPRACOVAL:	DATUM:
1	AKTUALIZACE KATASTRÁLNÍ MAPY	KOUBA	11/2021
2			
3			

OBJEDNATEL: Královéhradecký kraj Pivovarské náměstí 1245 500 03 Hradec Králové	NÁZEV AKCE: II/284 Bílé Poličany, rekonstrukce komunikace	
	ČÁST / STAVEBNÍ OBJEKT: SITUAČNÍ VÝKRESY	
ZHOTOVITEL: M - PROJEKCE s.r.o. Resslova 956 500 02 Hradec Králové www.m-projekce.cz	OBJEKT: Koordinační situační výkres	
	PŘÍLOHA: Koordinační situace km 1,260 - 1,727	
ZODP. PROJEKTANT: Ing. M. KOUBA	PÁŘE:	DATUM: 07/2019
VYPRACOVAL: Ing. M. KOUBA	Č. ZAKÁZKY: 18-110-01	STUPEŇ: DUSP / PDPS
KONTROLA: Ing. V. BŘICHNÁČ	ČÁST: C	PŘÍLOHA: 3.4
MĚŘÍTKO: 1:500	DATUM: 07/2019	ČÁST: C

